




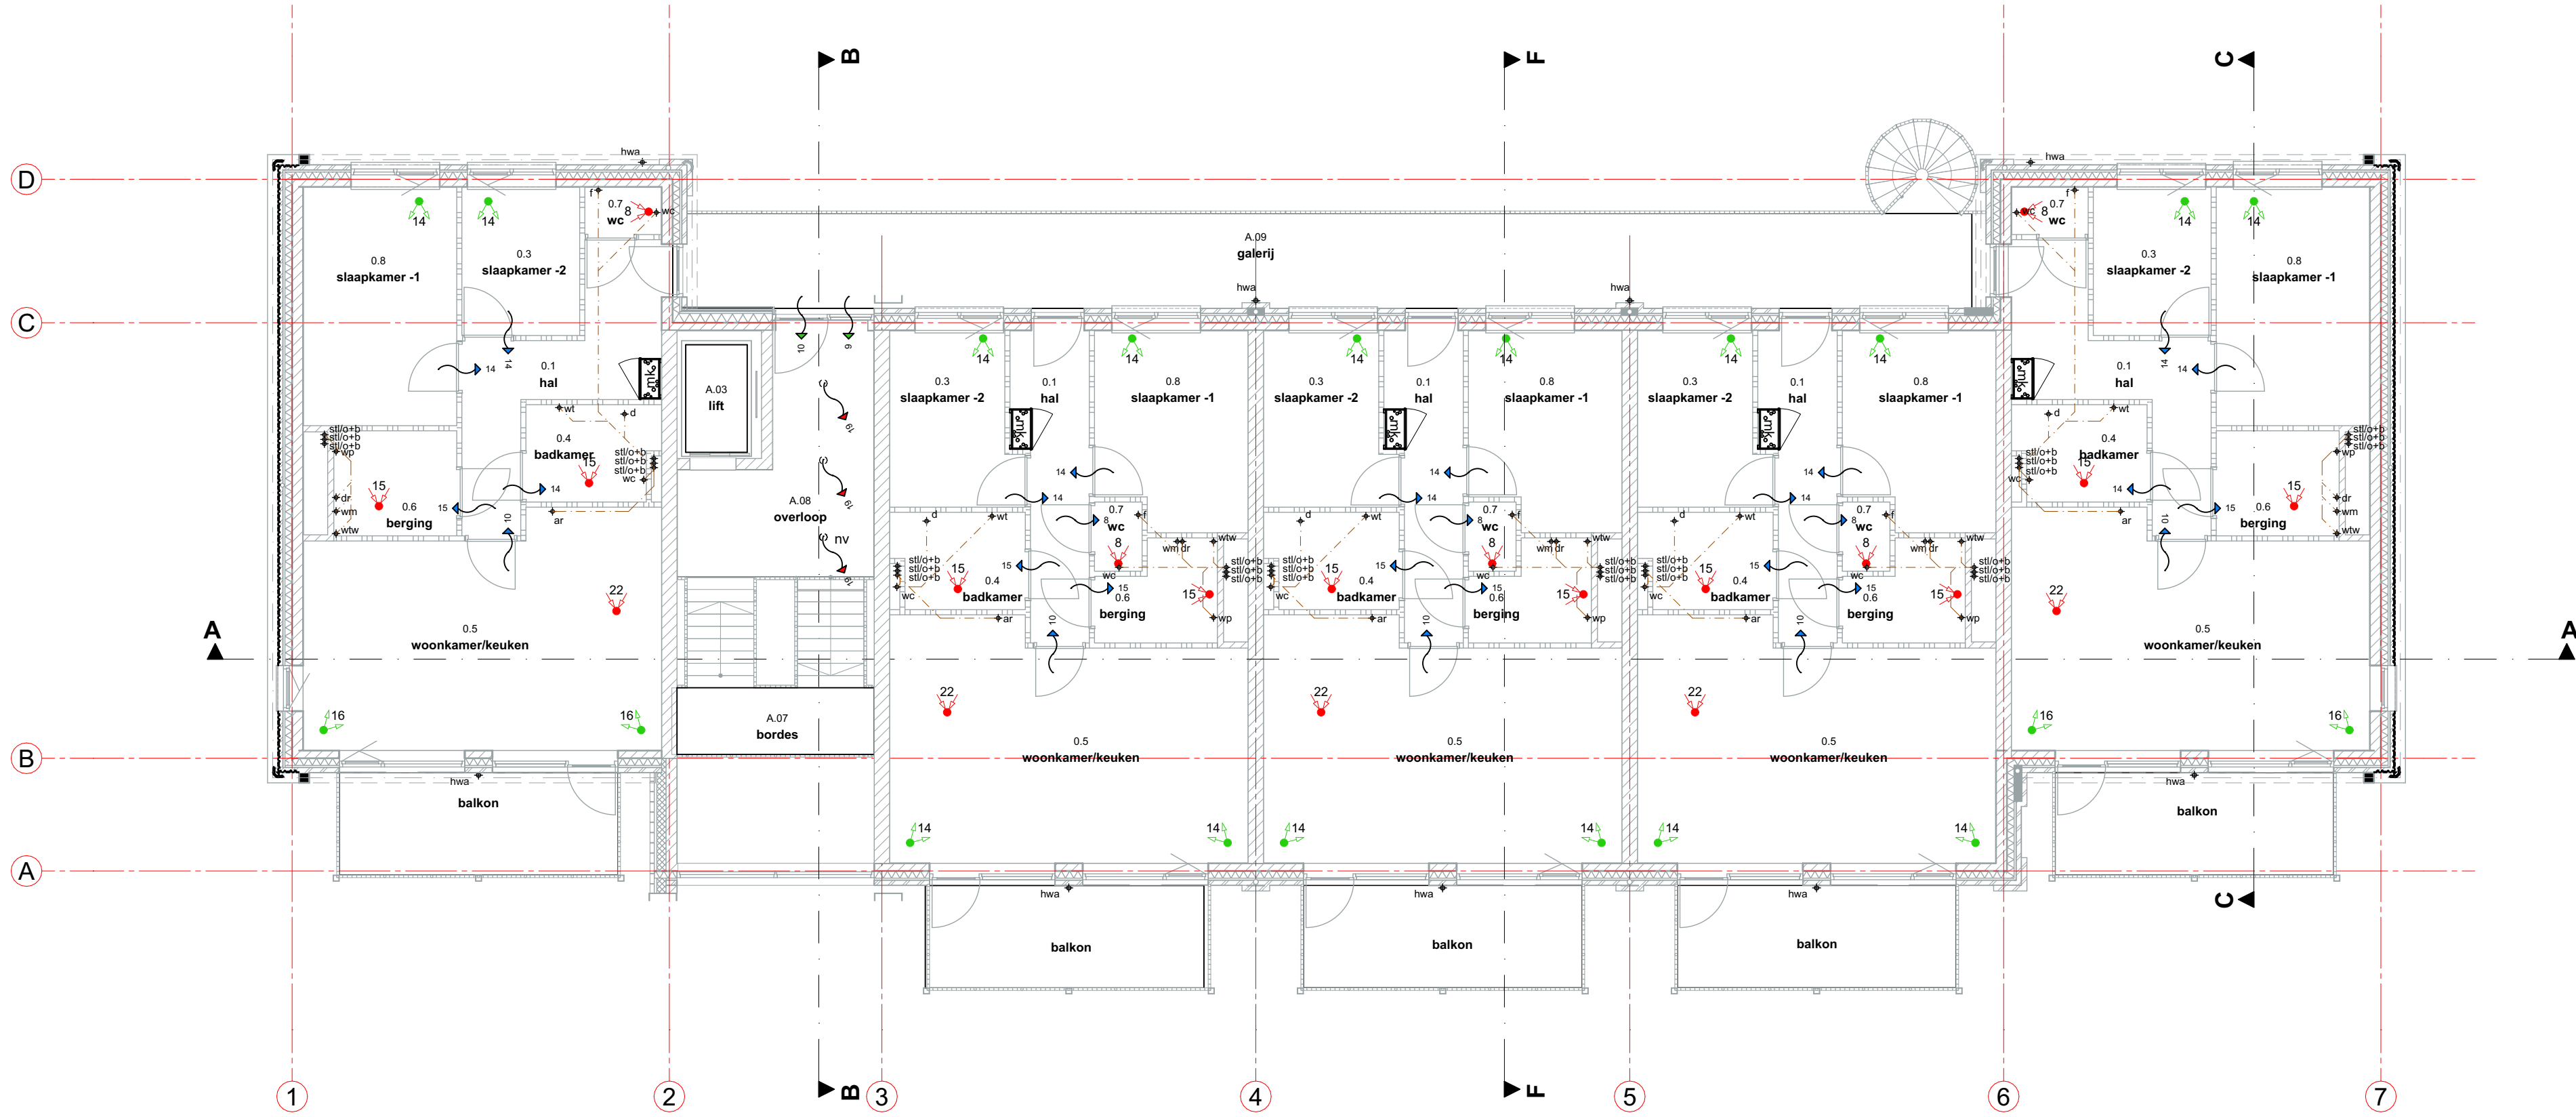

2e VERDIEPING

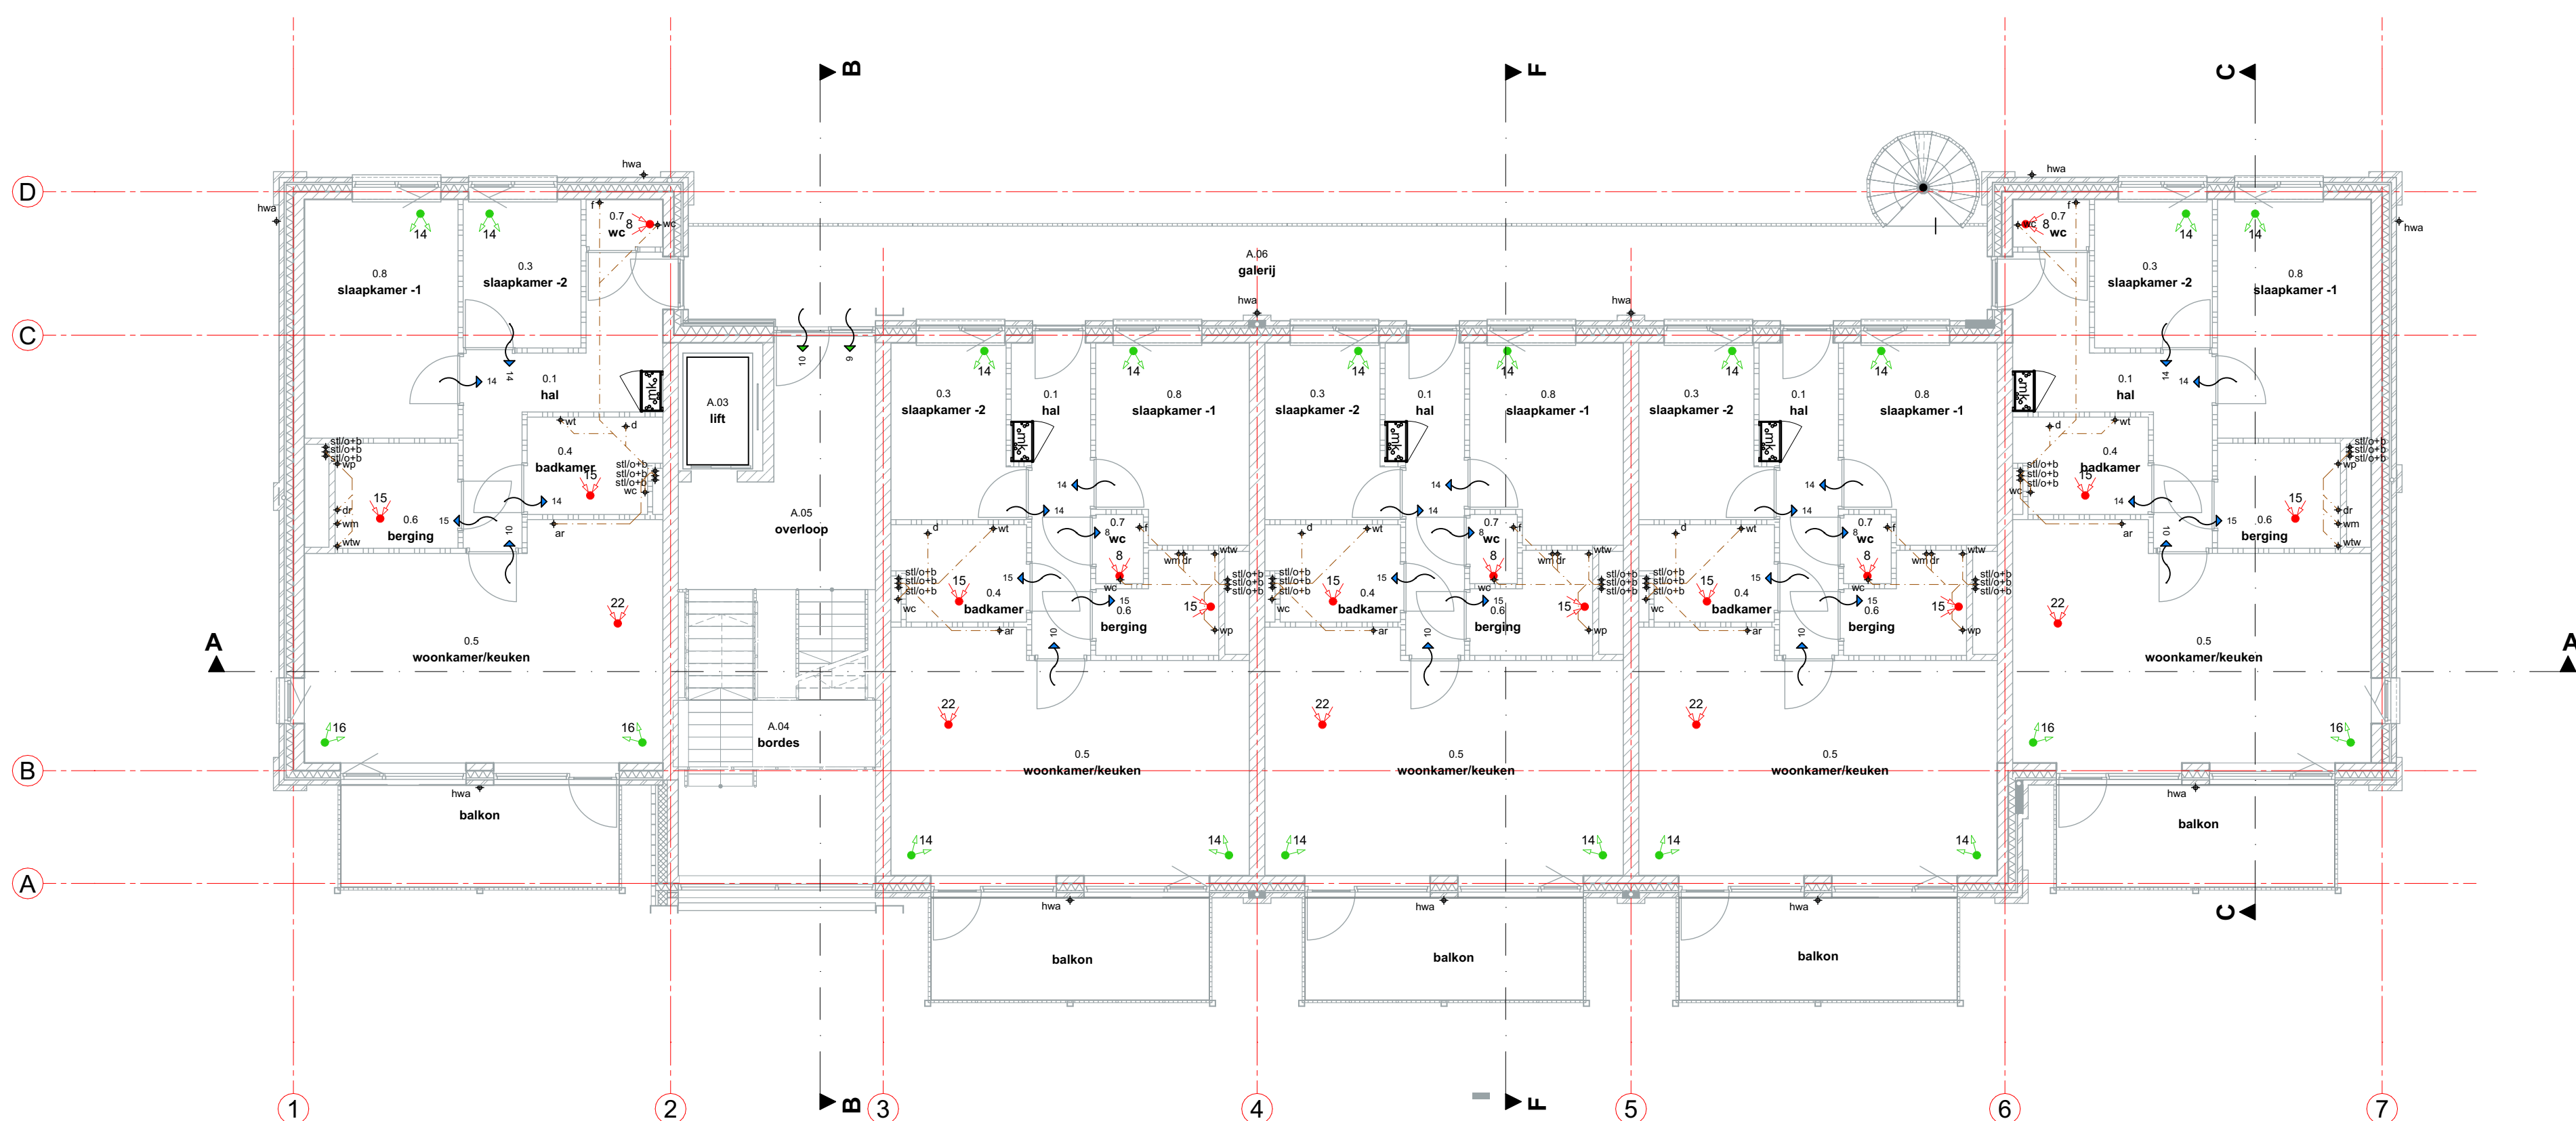

1e VERDIEPING

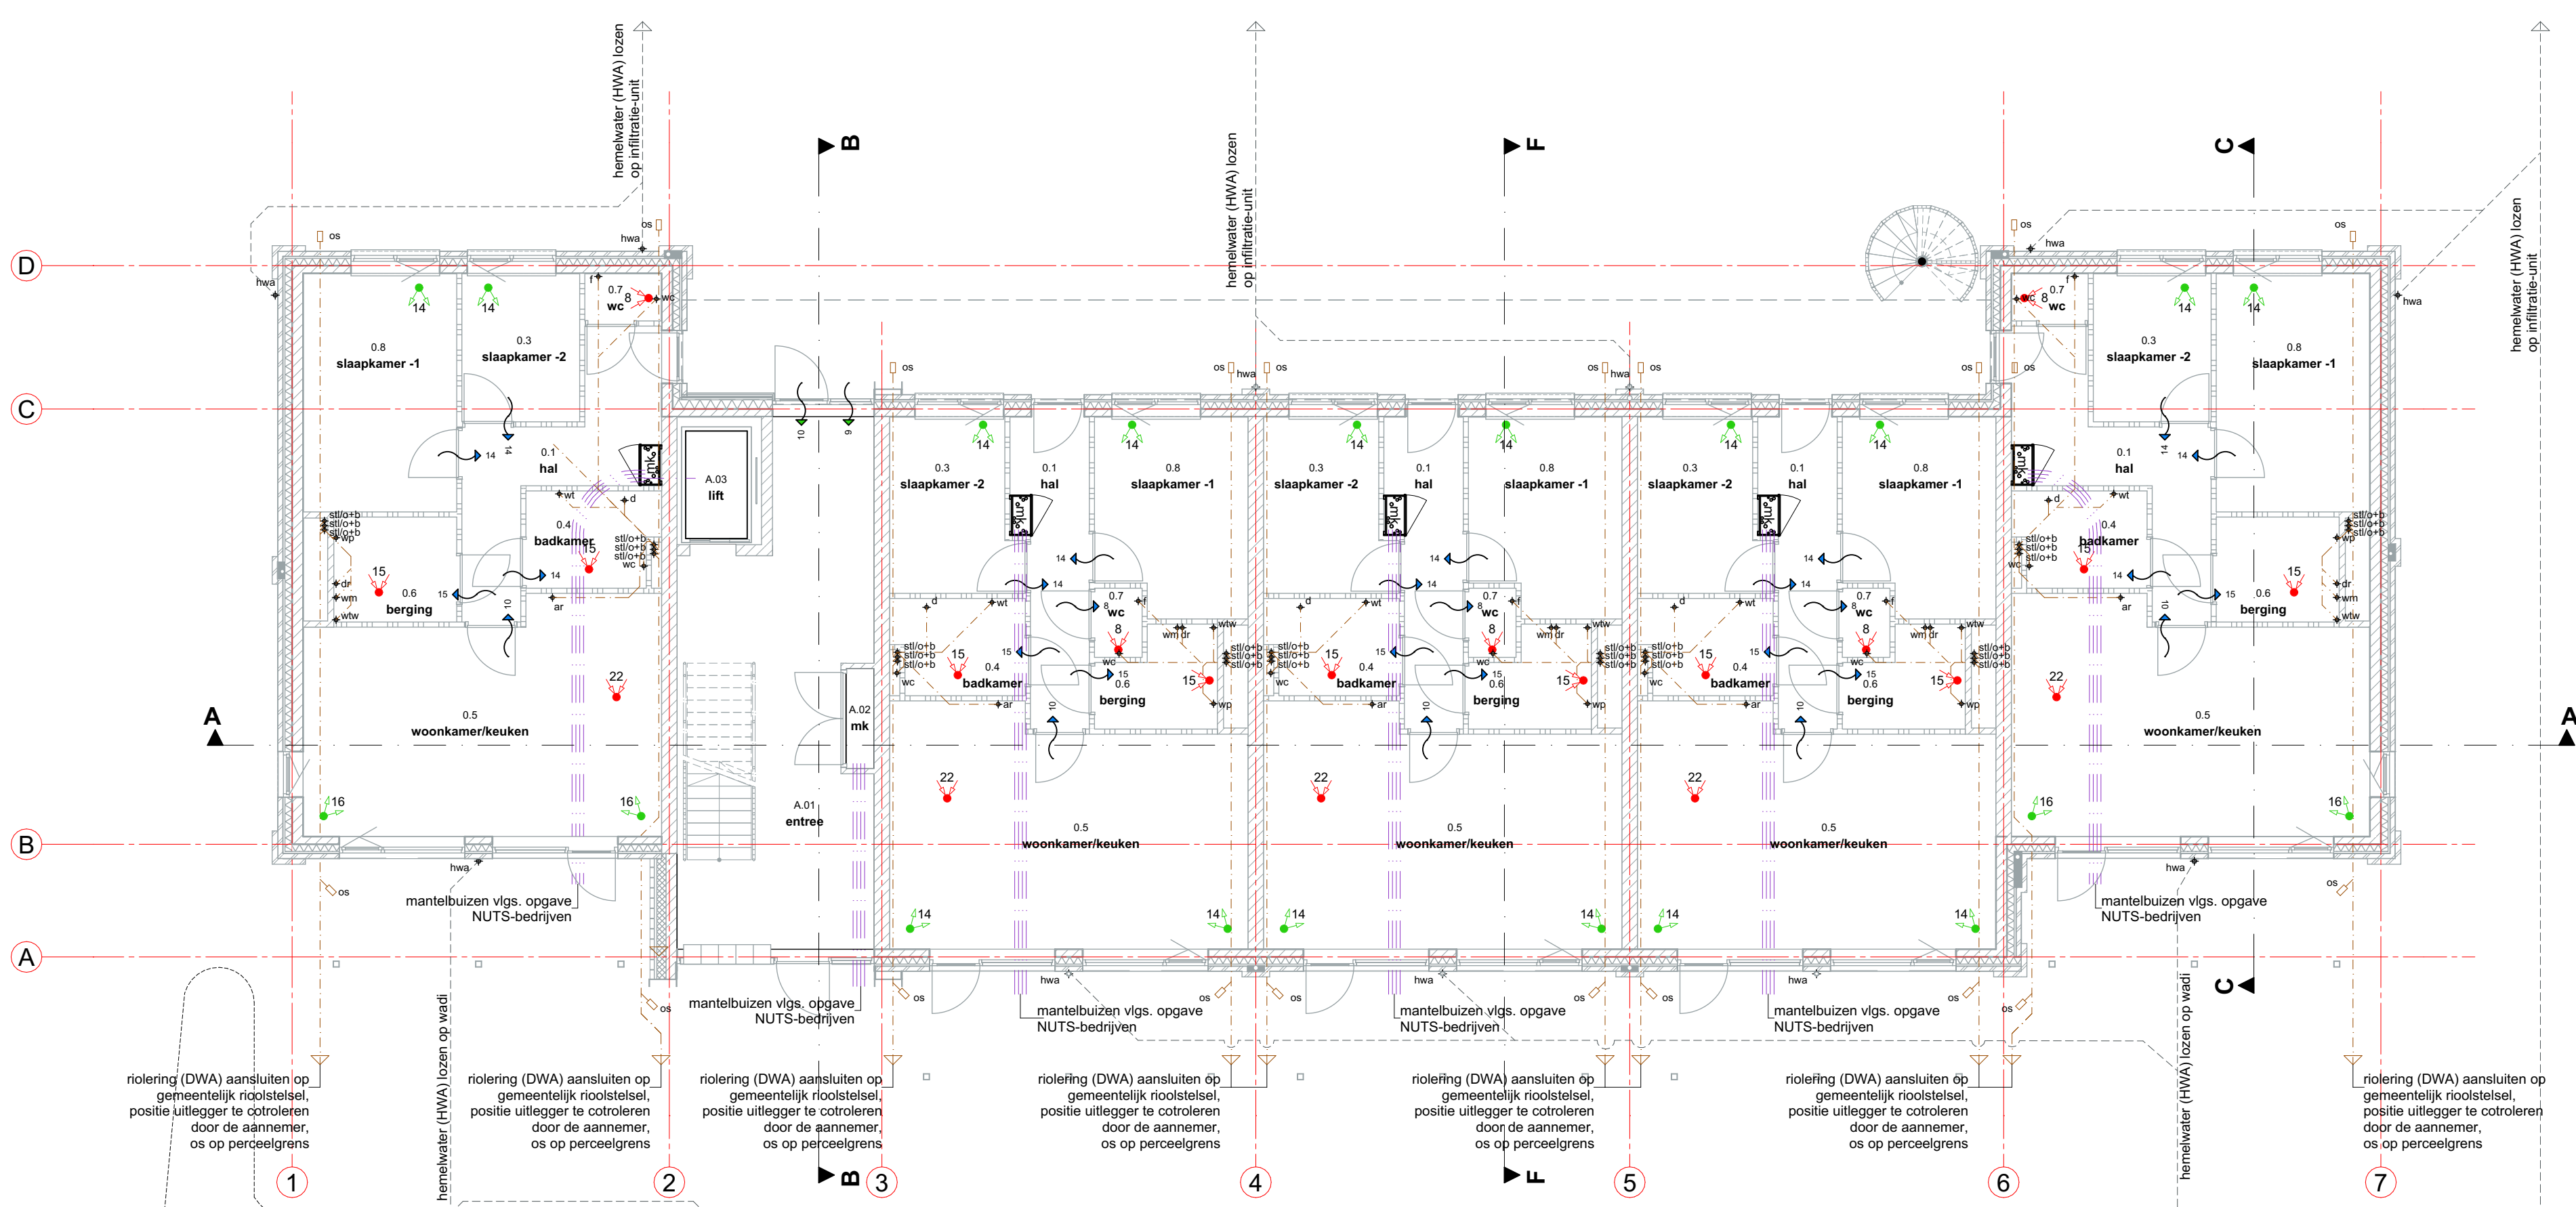

BEGANEGROND

- RENVOOI:**
- hwa = hemelwater afvoer Ø100mm, bergingen Ø80, zink
 - hwa's v.v. slaadvangers 1200mm x MV, levers overloop infiltratie-unit
 - NA = noodafvoer
 - wc = watercloset Ø110mm
 - f = fontein Ø50mm
 - wa = wasafvoer Ø75mm
 - wd = wasdroger Ø50mm
 - vw = warmte-terug-win-unit MV Ø40mm
 - d = douche Ø75mm
 - ar = aanrecht Ø75mm
 - vw = vaatwasser Ø75mm
 - wt = wastafel Ø75mm
 - wp = warmtepomp, diameter n.l.b.
 - os = ontsluitingsstuk
- LET OP:** bovengenoemde diameters conform vigerende NEN 3215 (met eventuele correctiebladen), reductie diameters vlg. opgave installateur conform bovengenoemde NEN-norm, aangegeven be- / ontsluiting indicatief, definitief door installateur aan te geven
- x = toevoer plafondventiel mechanische ventilatie, x in dm3/s
 - x = afvoerventiel mechanische ventilatie, x in dm3/s
 - x = natuurlijke toevoer, x in dm3/s
 - x = natuurlijke afvoer, x in dm3/s
 - x = overstroomb ventilatie, x in dm3/s
- LET OP:** leidingverloop mechanische ventilatie vlg. nadere opgave installateur
- LET OP:** definitief leidingverloop riolering (hemelwater - (HWA) en vuilwaterafvoer (DWA)) vlg. nadere opgave installateur/riolering-adviseur
- Aansluitingen HWA op infiltratie-unit middels zandvangput op bestratingsniveau
- Standleidingen riolering (DWA) geluidswerend isoleren**
- Voor RENVOOI zie tekening TO1-01

Driessen
Architectuur
DE NIEUWE ARCHITECT

wijziging A 24-09-2021

project: Nieuwbouw 15 appartementen Bie de Brik
Keulseweg 39b Reuver

opdrachtgever: Pavoncella Vastgoed
Keulseweg 187, 5953 HJ Reuver

ontwerper: TECHNISCH ONTWERP t.b.v. OMGEVINGSVERGUNNING
Technische plattegronden

projectnr: 19035

tekening: TO1-03

datum: 05-08-2021

formaat: A0

schaal: 1:100

getekend: JD/EF